


暖通	
给排水	
电气	
结构	
建筑	
通讯	

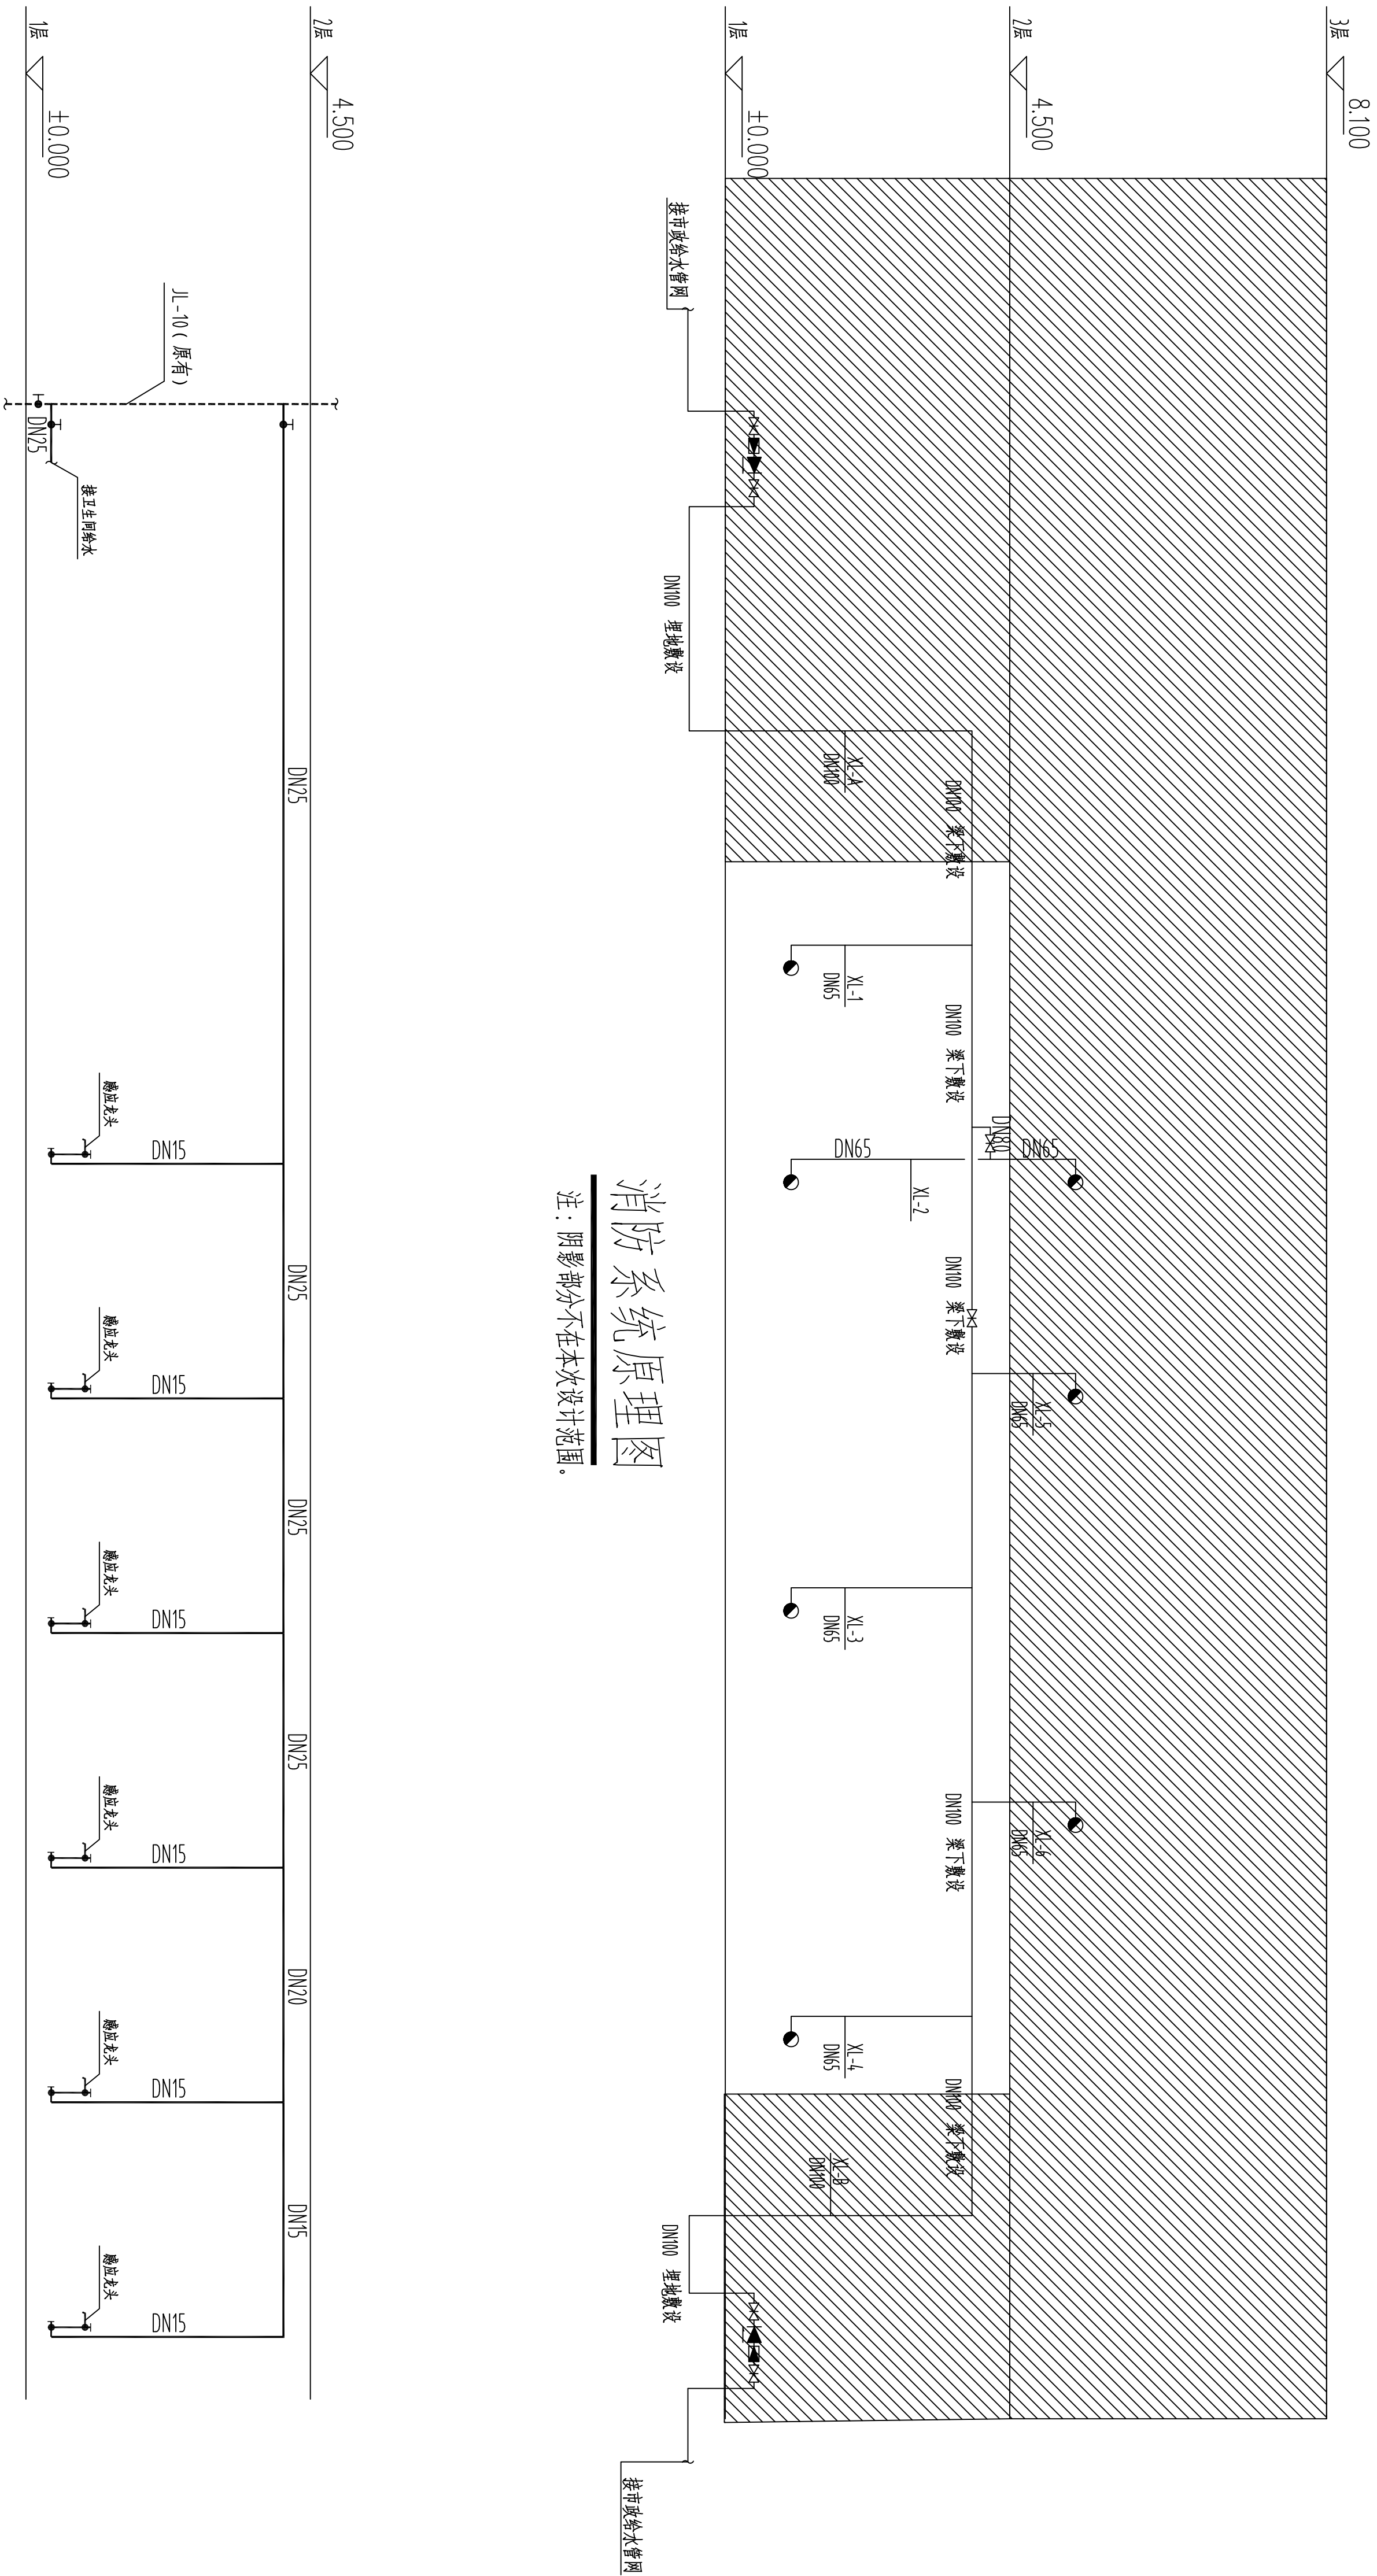

给水系统原理图

注：虚线表示原有管线，实线表示新增管线。



一方设计集团有限公司
Yifang Design Group Co., Ltd.
注册编号: A144016429
法定代表人: 李立文
地址: 广州市天河区珠江新城华夏路10号
电话: 020-82000000
网址: www.yifangdesign.com

不可随意拆改(LOD)内容, 擅自尺寸, 所有尺寸均须通过材料确定, 未经同意不得使用、复制或发布任何文件及资料。
DO NOT SCALE FROM DIMENSIONS/ANNOTATIONS (LOD)
ALL DIMENSIONS AND TOLERANCES SHALL BE TO THE DIMENSIONS/ANNOTATIONS ON THIS DRAWING UNLESS OTHERWISE SPECIFIED IN WRITING.
ALL DIMENSIONS AND TOLERANCES SHALL BE TO THE DIMENSIONS/ANNOTATIONS ON THIS DRAWING UNLESS OTHERWISE SPECIFIED IN WRITING.

修改日期	修改原因
REVISION DATE	REVISION REASON

单位出图专用章	STAMP OF DESIGN FIRM(S)

设计签署	
DESIGN SIGNATURE	
审定: 林立文	林立文
项目总负责人: 李莹	李莹
项目负责人: 陈质卓	陈质卓
专业负责人: 蔡和建	蔡和建
设计: 洪志豪	洪志豪
设计: 蔡和建	蔡和建

建设单位: 江门市人民医院	
工程名称: 江门市人民医院泌尿外科门诊(原消化内科门诊)改造工程	
单项目名称:	

设计号: SS-04	图号: SS-04
图别: 给排水	图幅: A2
图幅: Map	设计阶段: 施工图
版本号: 01	日期: 2025.10