


暖通	给排水	电气	弱电
暖通	给排水	电气	弱电
暖通	给排水	电气	弱电
暖通	给排水	电气	弱电

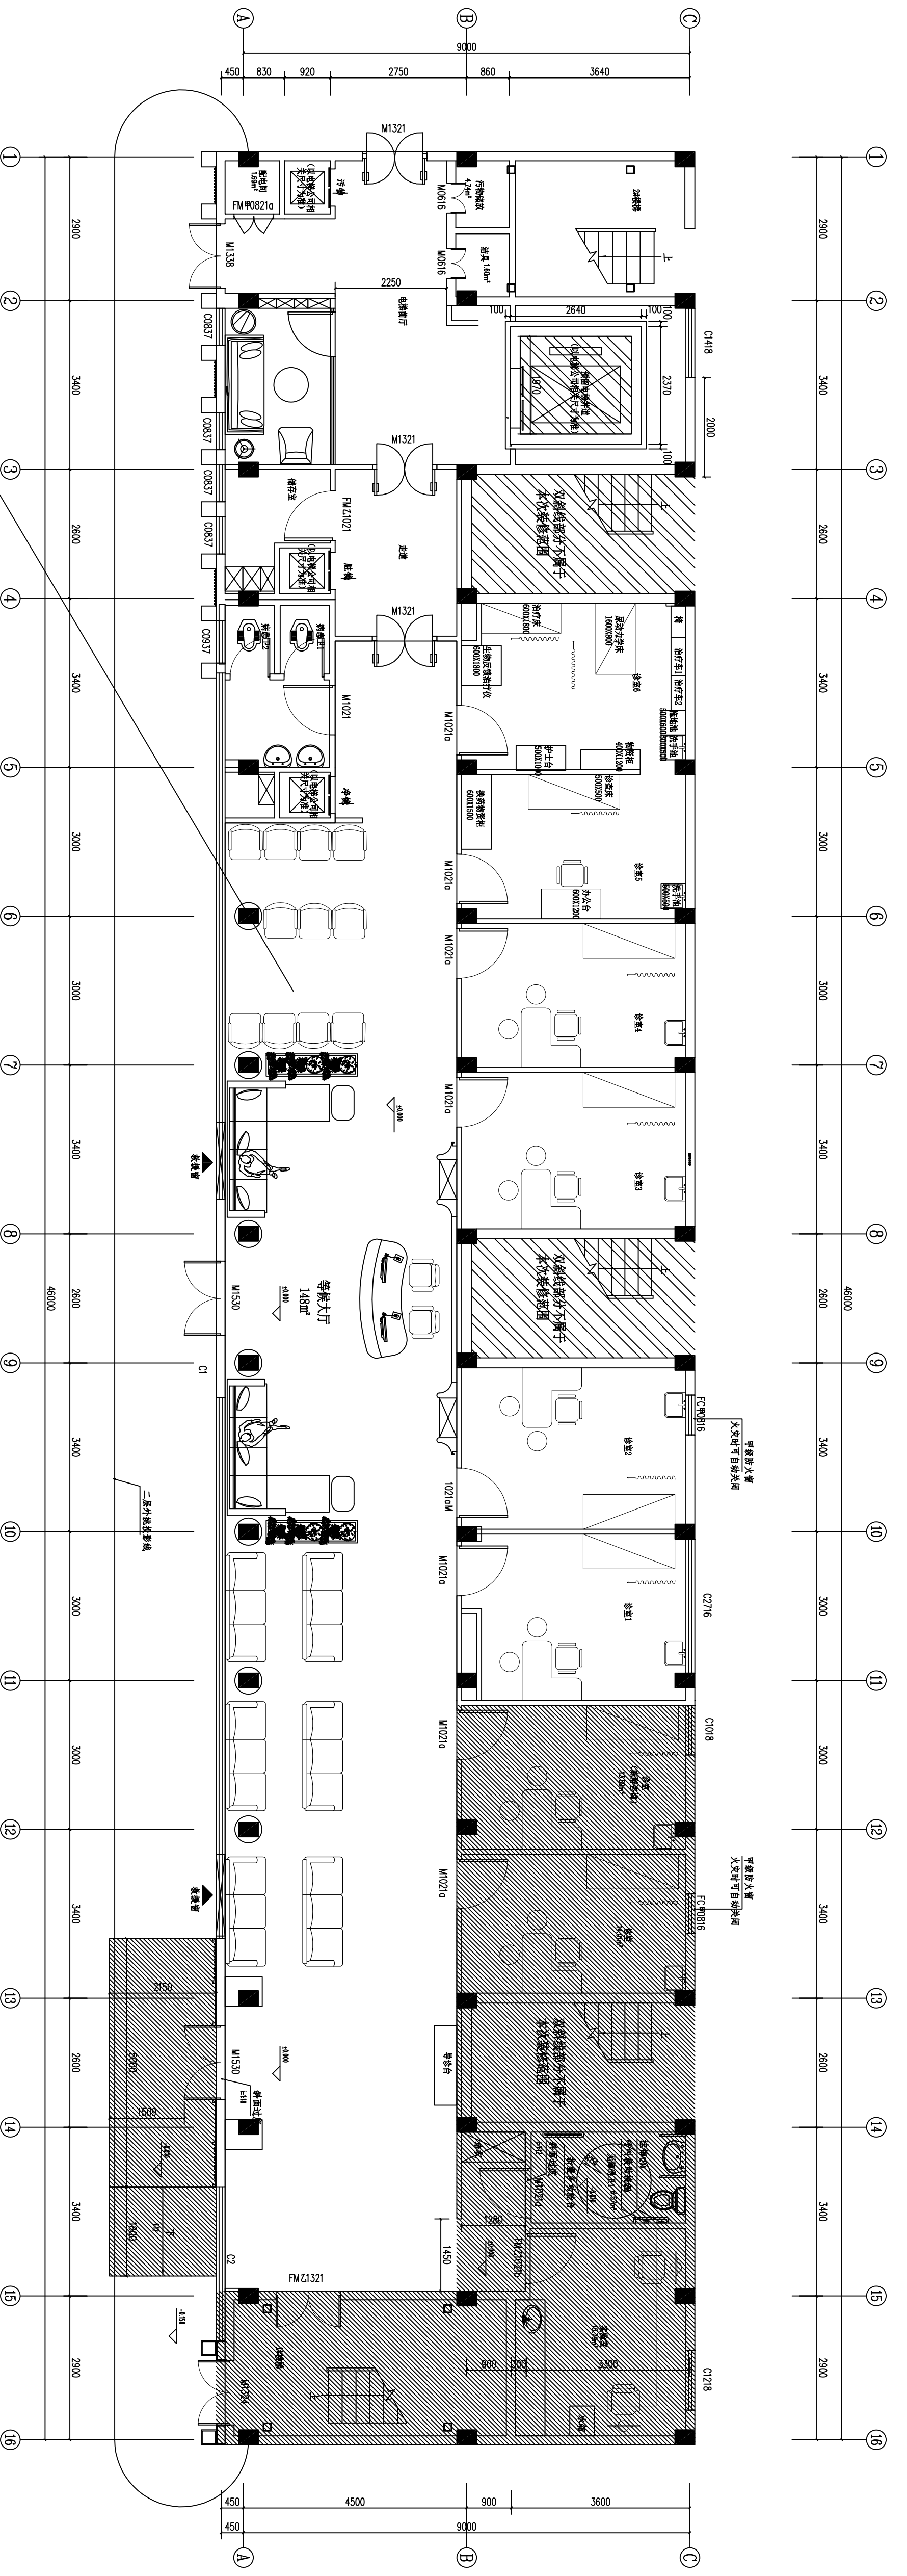

防烟分区自然排烟计算参数

防烟分区 I (无吊顶无喷淋, 采用自然排烟)	防烟分区面积	152m <sup>2</sup>
	净空高度	3.2m
	最大长边长度	33.5m < 36m
	排烟仓厚度	1.20m
	计算清晰高度	1.92m
	设计清晰高度	2.00m
	设置有效面积不小于走道建筑面积2%的自然排烟管。	
	计算排烟管面积: 152 × 2% = 3.04m <sup>2</sup>	
	实际有效排烟面积: 9.52m <sup>2</sup>	
	建筑面积小于500m <sup>2</sup> 的场所可不设置补风系统。	
	在一点与最近的自然排烟窗(口)之间的水平距离不大于30m, 可开启的外窗在窗位不低于直接开启位置地面高度1.3m~1.5m的手动开启装置	

首层防排烟平面布置图 1:75

- 填充及斜线部分不在本次设计范围
- 除图例说明外, 所有家具、家电均不属于本次装修范围, 均由甲方另行采购。

排烟面积: 30m<sup>2</sup>  
 排烟高度: 3.5m

**一方设计集团**  
Yifang Design Group Co., Ltd

■ 注册行业(建筑工程)甲级 证书编号: A141016459  
 ■ 注册行业(建筑工程)甲级 证书编号: A241016458  
 ■ 注册行业(建筑工程)甲级 证书编号: A341016457  
 ■ 注册行业(建筑工程)甲级 证书编号: A441016456  
 ■ 注册行业(建筑工程)甲级 证书编号: A541016455  
 ■ 注册行业(建筑工程)甲级 证书编号: A641016454  
 ■ 注册行业(建筑工程)甲级 证书编号: A741016453  
 ■ 注册行业(建筑工程)甲级 证书编号: A841016452  
 ■ 注册行业(建筑工程)甲级 证书编号: A941016451

不可随意更改(含CAD内容), 擅自尺寸均按原图标注确定, 未经授权不得私自使用、复制、修改或在本文件及相关资料。  
 DO NOT ALTER OR CHANGE (INCLUDING CAD CONTENT) WITHOUT PERMISSION. ANY UNAUTHORIZED USE, REPRODUCTION OR MODIFICATION OF THIS DOCUMENT IS STRICTLY PROHIBITED.

本图修改记录  
 REVISION RECORD

修改日期	修改原因
REVISION DATE	REVISION REASON

单位出图专用章 | STAMP OF DESIGN FIRM(S)

设计签署  
 DESIGN SIGNATURE

审定: 林立文	审核: 林敏
项目总负责: 李莹	专业负责人: 蔡和建
设计: 洪志豪	设计: 洪志豪
设计: 陈贤卓	设计: 陈贤卓

建设单位: 江门市人民医院  
 CLIENT: JIANGMEN PEOPLE'S HOSPITAL

工程名称: 江门市人民医院泌尿外科门诊(原消化内科门诊)改造工程  
 PROJECT NAME: RECONSTRUCTION OF UROLOGY OUTPATIENT CLINIC (FORMERLY GASTROENTEROLOGY OUTPATIENT CLINIC) AT JIANGMEN PEOPLE'S HOSPITAL

图纸内容: 防排烟设计说明  
 DRAWING CONTENT: FIRE AND SMOKE PREVENTION DESIGN SPECIFICATION

设计号: XY-02	图号: XY-02
图幅: A2	设计阶段: 施工图
版本号: 01	日期: 2025.10

注明: 本图纸在未取得政府相关部门批准(如规划部门、消防部门)及施工图审查单位合格前, 不得用于施工。